


DIAGRAMA UNIFILAR

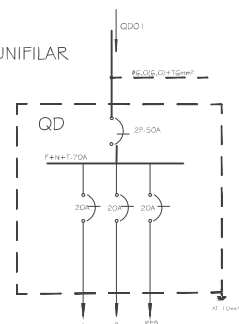


LEGENDA

- PROJETO PARA LÂMPADA - 150W
- LUMINÁRIA P/ LÂMPADAS PL 2X20W
- 2 INTERRUPTORES SIMPLES COM ESPELHO 2X4
- INTERRUPTOR SIMPLES COM ESPELHO 2X4
- TOMADA ALTA H=0,30M 2P+T
- TOMADA PARA TELEFONE
- PONTO PARA TV
- TOMADA ALTA H=2,00M 2P+T
- NEUTRO, FASE, TERRA E RETORNO

OBSERVAÇÃO 1 - O ELETRODUTO QUE NÃO POSSUI DIÂMETRO INDICADO CONSIDERAR ELETRODUTO DE 3/4".

ASSESSORIA  
MILITAR  
9.90m<sup>2</sup>

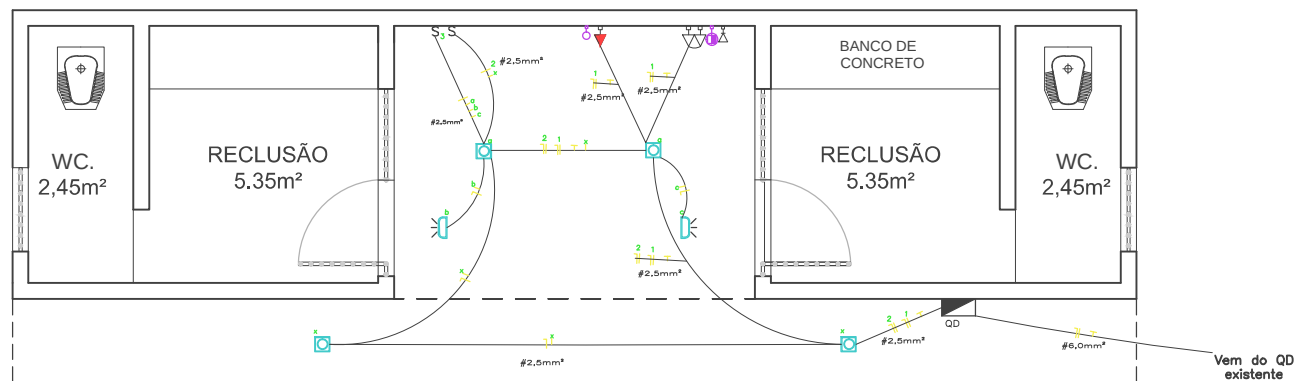

PLANTA  
ESCALA: 1/50

|                                                                                         |                                                              |                            |                                  |
|-----------------------------------------------------------------------------------------|--------------------------------------------------------------|----------------------------|----------------------------------|
| AUTOR & R. T.:                                                                          | PODER JUDICIÁRIO<br>TRIBUNAL DE JUSTIÇA<br>DO ESTADO DO ACRE |                            | PRANCHA:<br><b>ELE.<br/>UN</b>   |
| ASSUNTO:<br>PROPOSTA DE IMPLEMENTAÇÃO DAS CELAS<br>DE DETENÇÃO PARA ESPERA DE AUDIÊNCIA | CONTEÚDO:<br>Iluminação e Tomadas                            | ÁREAS:<br>EXISTENTE:       | PAPEL:<br><b>A3</b>              |
| LOCAL:<br>PADRÃO PARA UNIDADES DO PODER<br>JUDICIÁRIO.                                  | DESENHO:<br>Aluizio Veras                                    | ESCALA:<br><b>INDICADA</b> | DEMOLIR:<br>CONSTRUIR:<br>TOTAL: |
| DATA:<br><b>ABRIL-2018</b>                                                              |                                                              |                            |                                  |